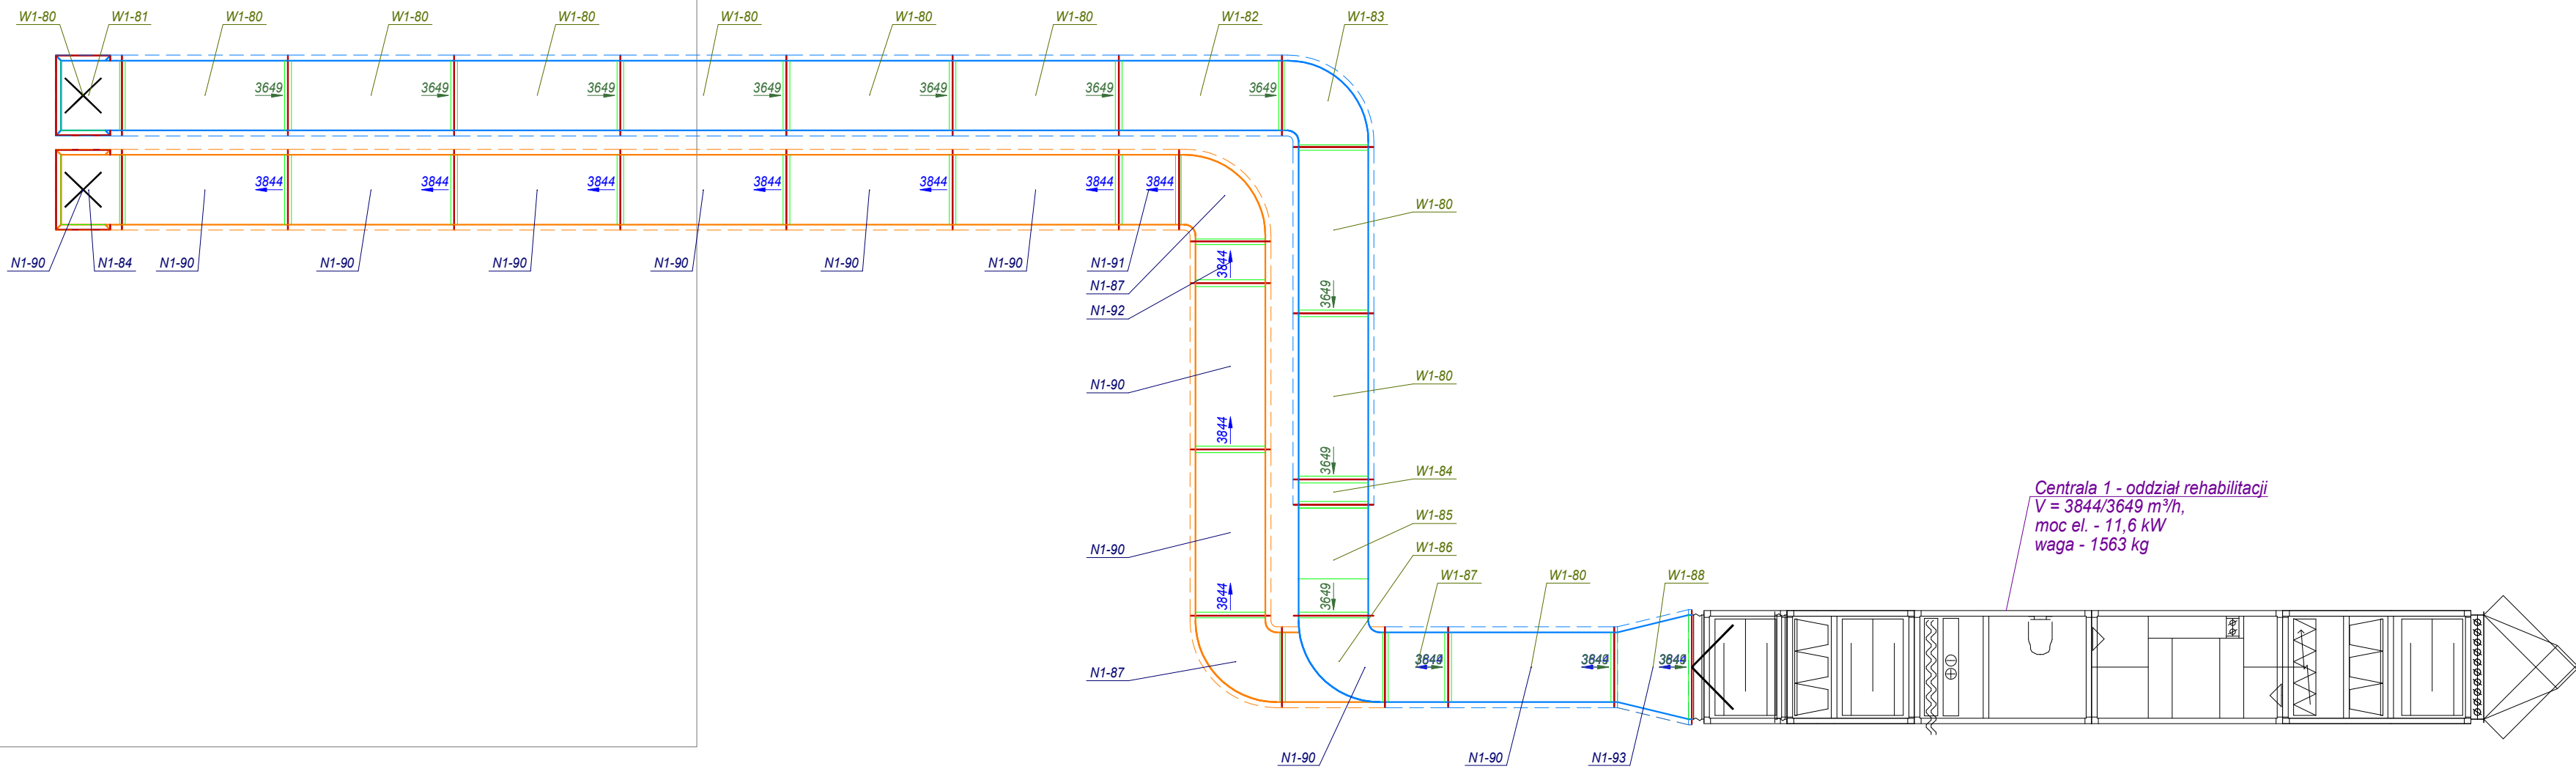
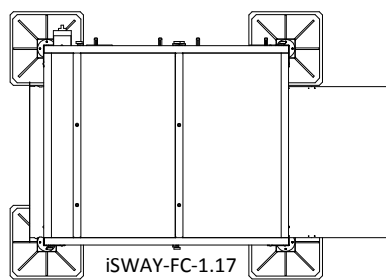


LEGENDA:

- projektowana wentylacja nawiewna - układ 1
- projektowana wentylacja wywiewna - układ 1

TEMAT: MODERNIZACJA SZPITALA OGÓLNEGO W WYSOKIEM MAZOWIECKIEM -ODDZIAŁ REHABILITACJI DZIENNEJ I AMBULATORYJNEJ		
ADRES OBIEKTU: ul. Szpitalna 5 18-200 Wysokie Mazowieckie dz.Nr 1995/3, 1995/7, 1995/6, 1995/3	INWESTOR: Szpital Ogólny w Wysokiem Mazowieckiem 18-200 Wysokie Mazowieckie	
PRZEDMIOT RYSUNKU: FRAGMENT RZUTU DACHU WENTYLACJA MECHANICZNA	Nr rysunku: WM_5	
STADIUM: ZAMIENNY PROJEKT WYKONAWCZY	Skala: 1:50	
Instalacje sanitarne	Imię i nazwisko, upr, podpis mgr inż. Marek Gosiewski PDL/0141/POOS/10	Data: 27.03.18r.
projektant		
sprawdzający	mgr inż. Anna Klimaszewska PDL/0061/PWOS/13	27.03.18r.