


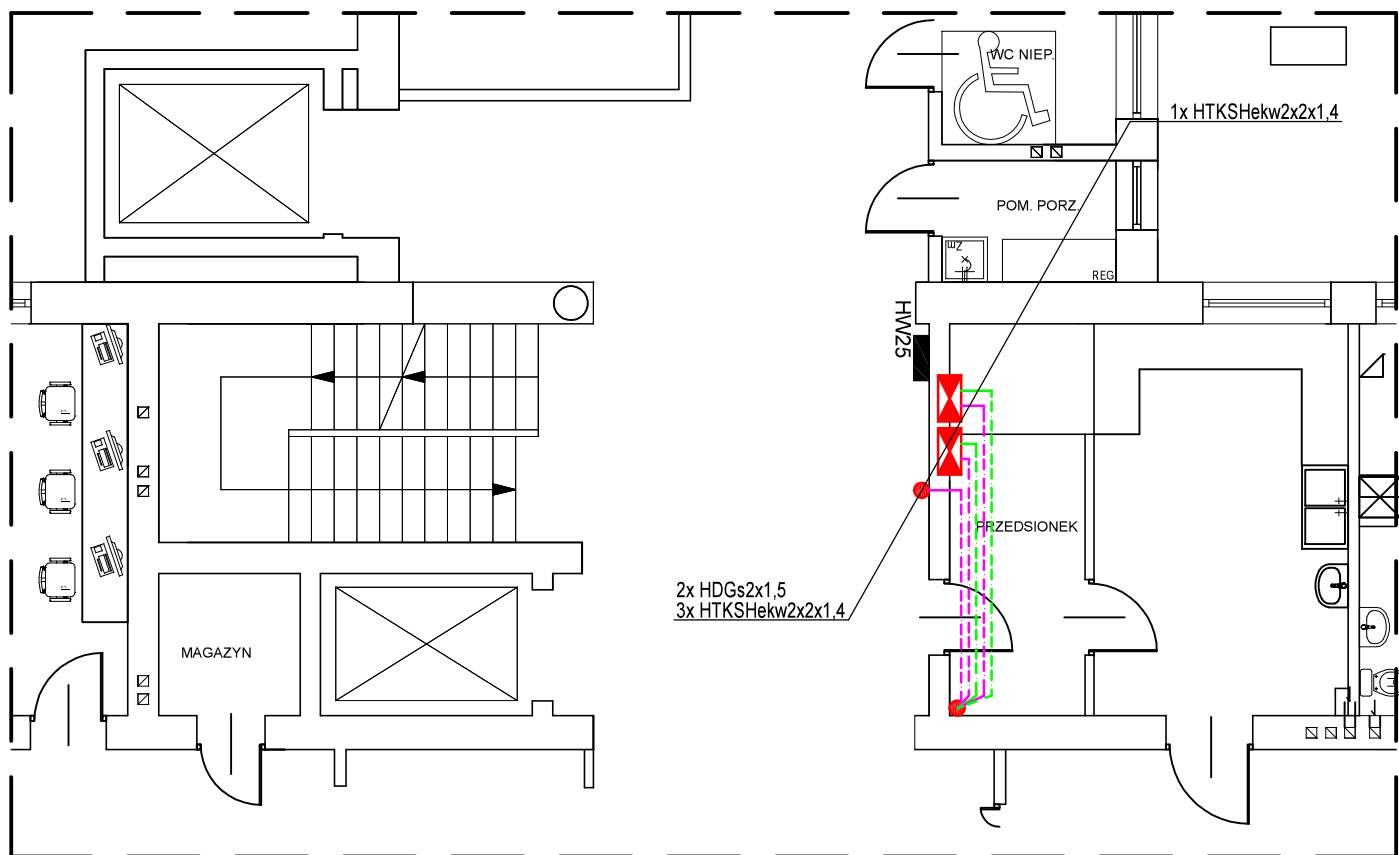

LEGENDA:

- przewód YnTKSYekw1x2x1
- przewód HTKSHekw PH90 1x2x1
- przewód HTKSHekw PH90 2x2x1,4
- przewód HDGs PH90 2x1,5
- optyczna czujka dymu
- czujka ciepła
- wskaźnik zadziałania
- liniowy element kontrolno-sterujący we/wy
- ręczny ostrzegacz pożarowy
- centrala systemu sygnalizacji pożaru
- kłapa odcinająca ujęta wraz z ilonnikami 24V w projekcie wentylacji
- zasilacz pożarowy

JEDNOSTKA PROJEKTOWA:

ITEL Piotr Kulesza
15-113 Białystok
ul. Gen. W. Andersa 40A

ITEL
PIOTR KULESZA

TEMAT:

MODERNIZACJA SZPITALA OGÓLNEGO W
WYSOKIEM MAZOWIECKIM -ODDZIAŁ
REHABILITACJI DZIENNEJ I AMBULATORJNEJ

ADRES OBIEKTU:

ul. Szpitalna 5
18-200 Wysokie
Mazowieckie
dz. Nr 1996/3, 1995/7
1995/6, 1995/3

INWESTOR:

Szpital Ogólny w
Wysokiem Mazowieckim
18-200 Wysokie Mazowieckie

PRZEDMIOT RYSUNKU:

System sygnalizacji pożaru.
Rzut wysokiego parteru.

Nr rysunku:

T8

STADIUM:

**ZAMIENNY PROJEKT
WYKONAWCZY**

Skala:

1:100

Branża:
Teletechniczna

Imię i nazwisko, upr. podpis

Data:

projektant

mgr inż. Krzysztof Andruszkiewicz
nr DT-WBT/02444/03/U

27.03.2018

sprawdzający

mgr inż. Krzysztof Kulesza
nr PDL/0071/POOE/07

27.03.2018