


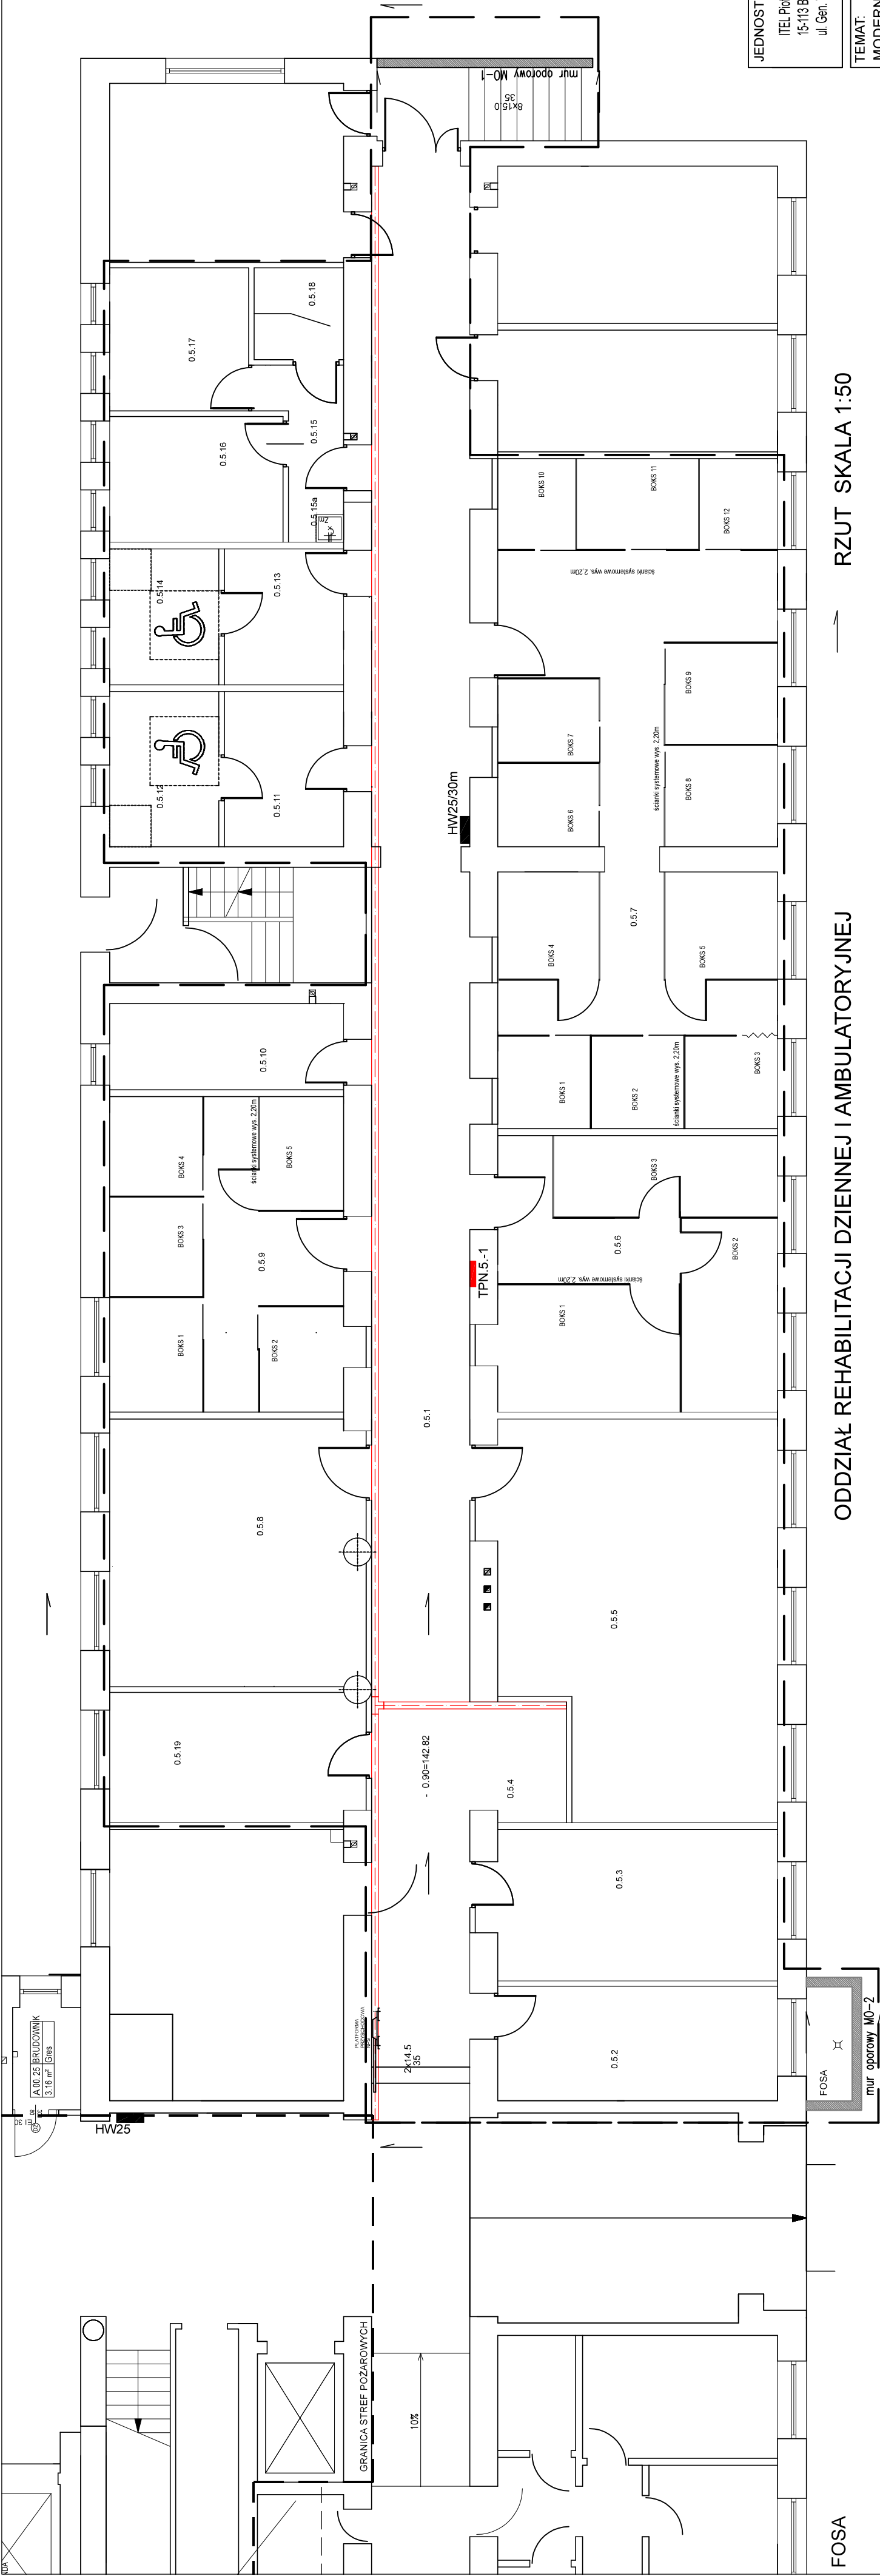

ODDZIAŁ REHABILITACJI DZiennej i Ambulatoryjnej

RZUT SKALA 1:50

LEGENDA:
- korytło kablowe metalowe perforowane 150x30

JEDNOSTKA PROJEKTOWA:
ITEL Piotr Kulesza
15-113 Białystok
ul. Gen. W. Andersa 40/A

PIOTR KULESA

TEMAT: MODERNIZACJA SZPITALA OGÓLNEGO W WYSOKIEM MAZOWIECKIEM - ODDZIAŁ REHABILITACJI DZiennej i Ambulatoryjnej	
ADRES OBIEKTU: ul. Szpitalna 5 18-200 Wysokie Mazowieckie dz. Nr. 1996/3, 1995/7 1995/6, 1995/3	INWESTOR: Szpital Ogólny w Wysokiem Mazowieckiem 18-200 Wysokie Mazowieckie dz. Nr. 1996/3, 1995/7 1995/6, 1995/3

PRZEDMIOT RYSUNKU: Trasy koryt kablowych. Rzut oddziału rehabilitacji dziennej i ambulatoryjnej.		Nr rysunku: T1
STADIUM: ZAMIENNY PROJEKT WYKONAWCZY		Skala: 1:100
Branża: Teletechniczna projektant mgr inż. Krzysztof Andruszkiewicz nr DT-WBT/02444/O3/U	Imię i nazwisko upr. podpis Data: 27 03 2018	
sprawdzający mgr inż. Krzysztof Kulesza nr PDL/0071/POOE/07		27 03 2018