


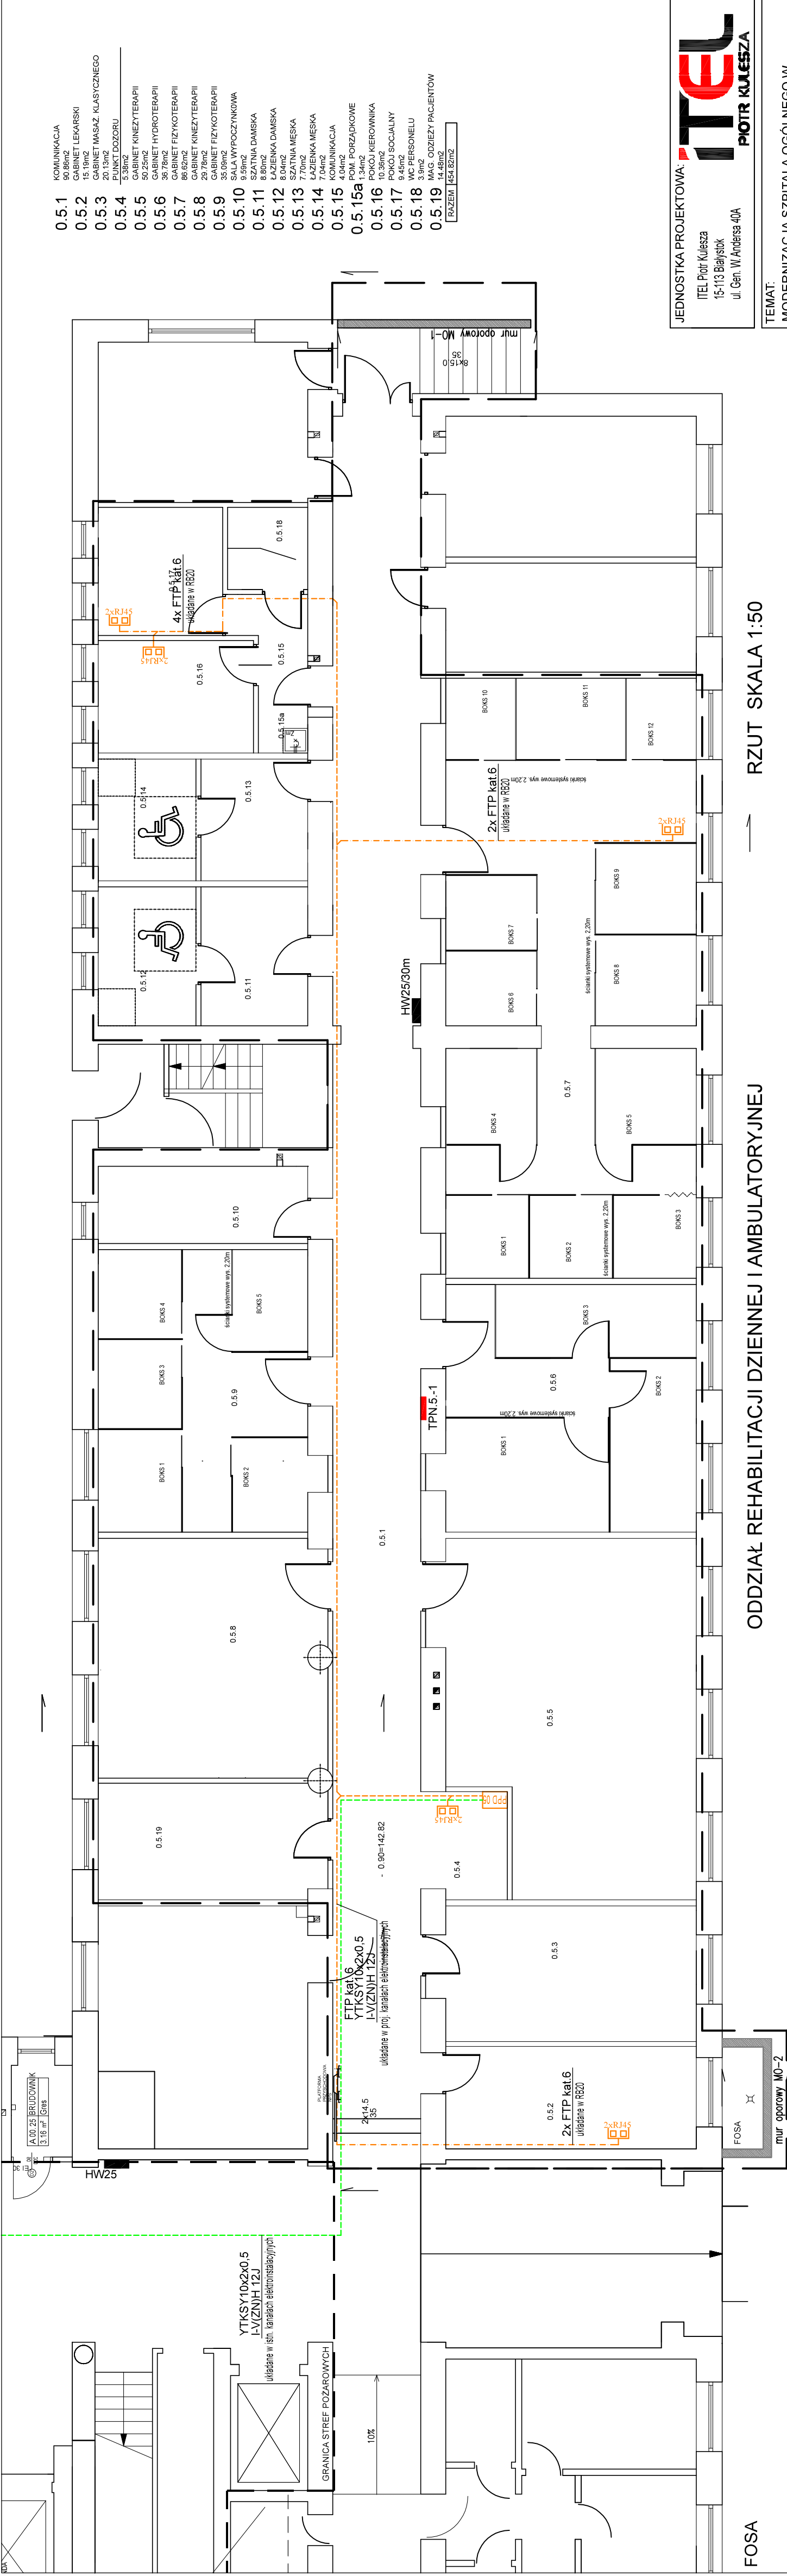

ODDZIAŁ REHABILITACJI DZIENNEJ I AMBULATORYJNEJ

RZUT SKALA 1:50

- LEGENDA:
- przewód FTP kat 6 mm AWG23 LSOH układany w korytach kablowych
 - przewód FTP kat 6 LSOH układany pit w rurkach elektroizolacyjnych RB20
 - przewód FTP kat 6 LSOH układany pit w posadzce w rurkach elektroizolacyjnych RB20
 - przewody LV(ZN)H 123 OM3 + YTKST10x20x0.5 układane w korytach kablowych
 - zespół opróżniania ekranowanych 2xRJ45 kat 6 montowanych na ścianie pit

- 0.5.1 KOMUNIKACJA 80.8m²
 - 0.5.2 15-16m² LEKARSKI
 - 0.5.3 GABINET MASAZJ KLASYCZNEGO 20.13m²
 - 0.5.4 PUNKT DOZORU 5.38m²
 - 0.5.5 GABINET KINEZOTERAPII 35.78m²
 - 0.5.6 GABINET HYDROTHERAPII 86.62m²
 - 0.5.7 GABINET FIZYOTERAPII 35.09m²
 - 0.5.8 GABINET KINEZOTERAPII 35.09m²
 - 0.5.9 GABINET FIZYOTERAPII 35.09m²
 - 0.5.10 SALA WYPOCZYNKOWA 9.59m²
 - 0.5.11 SZATNIA DAMSKA 6.04m²
 - 0.5.12 SZATNIA DAMSKA 6.04m²
 - 0.5.13 SZATNIA MĘSKA 7.70m²
 - 0.5.14 ŁAZIENKA MĘSKA 4.04m²
 - 0.5.15 KOMUNIKACJA 4.04m²
 - 0.5.15a POM. PORZĄDKOWE 1.34m²
 - 0.5.16 POKÓJ KIEROWNIKA 10.58m²
 - 0.5.17 POKÓJ SOCJALNY 9.45m²
 - 0.5.18 WC PERSONELU 3.9m²
 - 0.5.19 MAG. ODZIEŻY PACJENTÓW 14.48m²
- RAZEM 454.62m²

JEDNOSTKA PROJEKTOWA: ITEL ITEL Piotr Kulesza 15-113 Białystok ul. Gen. W. Andersa 40A		INWESTOR: Szpital Ogólny w Wysokiem Mazowieckiem ul. Szpitalna 5 18-200 Wysokie Mazowieckie dz. Nr 1996/3, 1995/7 1995/6, 1995/3	
TEMAT: MODERNIZACJA SZPITALA OGÓLNEGO W WYSOKIEM MAZOWIECKIEM - ODDZIAŁ REHABILITACJI DZIENNEJ I AMBULATORYJNEJ		PRZEDMIOT RYSUNKU: Instalacja okablowania strukturalnego. Rzut oddziału rehabilitacji dziennej i ambulatoryjnej.	
Nr rysunku: T3		Skala: 1:100	
STADIUM: ZAMIENNY PROJEKT WYKONAWCZY		Branża: Teletechniczna projektant mgr inż. Krzysztof Andruszkiewicz nr DT-WBT/02444/03/U	
Data: 27.03.2018		mgr inż. Krzysztof Kulesza nr PDL007/1/PODE07	
27.03.2018		27.03.2018	