

Klatka schodowa objęta funkcjonującym systemem oddymiania.

Przewód HTKShekw1x2x1 układany natynkowo na uchwytych niepalnych posiadających stosowny certyfikat.

GRANICA STREF POŻAROWYCH


Natynkowa puszka pożarowa
W miejscu montażu puszki zaplanowano montaż czujki SSP w II etapie inwestycji.
W puszcze przewidzieć 20cm zapasu przewodu.

Odcinek przewodu pomiędzy puszkami układany natynkowo. Przewidywany do demontażu w II etapie inwestycji.

Natynkowa puszka pożarowa
W miejscu montażu puszki zaplanowano montaż czujki SSP w II etapie inwestycji.
W puszcze przewidzieć 20cm zapasu przewodu.

WYMIANA SYSTEMU SSP NA NOWY ADRESOWALNY SYSTEM SSP
W DRUGIM ETAPIE INWESTYCJI

- 0.5.1 KOMUNIKACJA
80.88m²
- 0.5.2 15 PRZEWÓD HTKShekw1x2x1 LEKARSKI
- 0.5.3 GABINET MASAZJ KLASYCZNEGO
20.13m²
- 0.5.4 PUNKT DOZORU
5.38m²
- 0.5.5 GABINET KINEZYTERAPII
35.78m²
- 0.5.6 GABINET HYDROTHERAPII
86.62m²
- 0.5.7 GABINET FIZYKOTERAPII
35.09m²
- 0.5.8 GABINET KINEZYTERAPII
35.09m²
- 0.5.9 GABINET FIZYKOTERAPII
9.59m²
- 0.5.10 SALA WYPOCZYNKOWA
8.52m²
- 0.5.11 SZATNIA DAMSKA
6.04m²
- 0.5.12 SZATNIA MĘSKA
6.04m²
- 0.5.13 SZATNIA MĘSKA
7.70m²
- 0.5.14 ŁAZIENKA MĘSKA
4.04m²
- 0.5.15 KOMUNIKACJA
4.04m²
- 0.5.15a POM. PORZĄDKOWE
1.34m²
- 0.5.16 POKÓJ KIEROWNIKA
10.88m²
- 0.5.17 POKÓJ SOCJALNY
9.48m²
- 0.5.18 WC PERSONELU
3.9m²
- 0.5.19 WAG. ODZIEŻY PACJENTÓW
14.48m²
- RAZEM 454.62m²

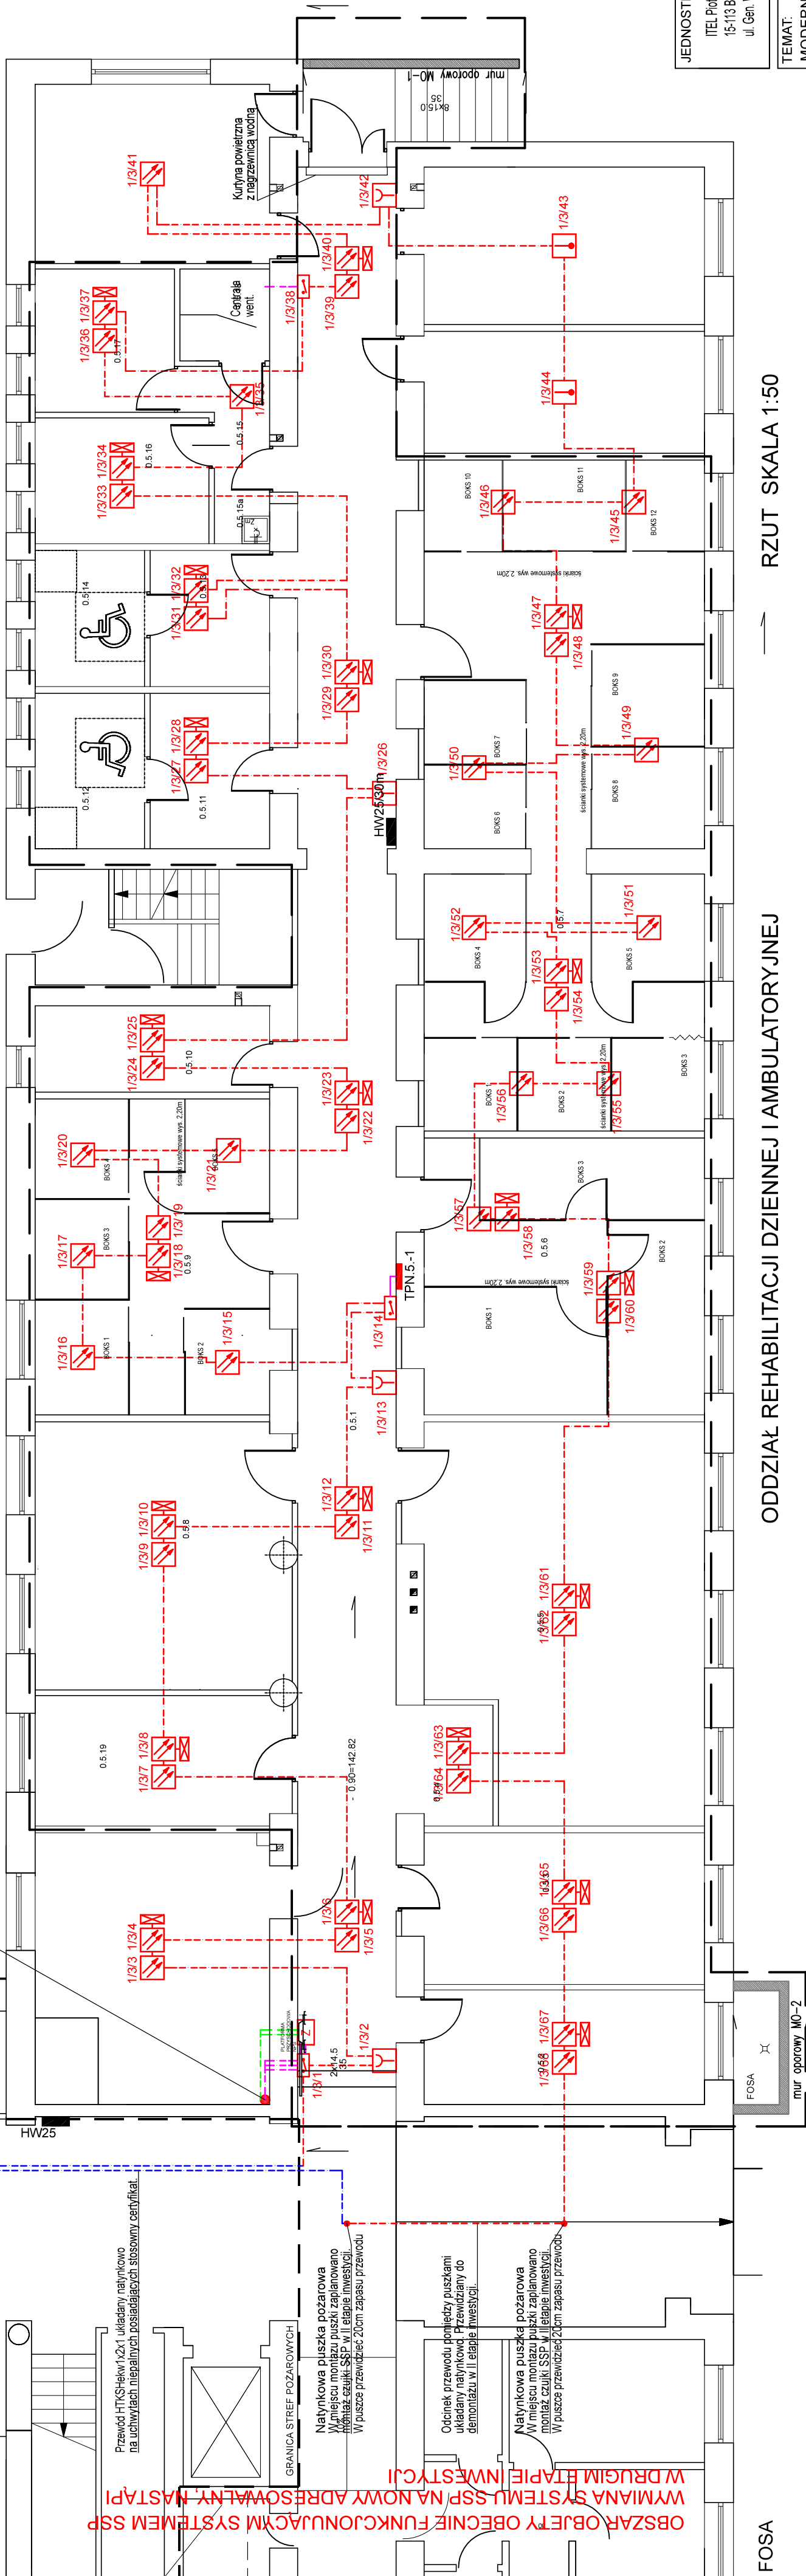

ODDZIAŁ REHABILITACJI DZIENNEJ I AMBULATORYJNEJ

RZUT SKALA 1:50

- LEGENDA:
- przewód 1n1KS'ęw1x2x1
 - przewód HTKShekw PH90 1x2x1
 - przewód HTKShekw PH90 2x2x1,4
 - przewód HDG3s PH90 2x1,5
 - optyczna czujka dymu
 - czujka ciepła
 - wysłaznik zadziałania
 - linowy element kontrolno-sterujący welwy
 - ręczny ostrzegacz pożarowy
 - centrala systemu sygnalizacji pożaru
 - kłapa odcinająca ujęta wraz zlozwnikiem 24V w projekcie wentylacji
 - zasilacz pożarowy

JEDNOSTKA PROJEKTOWA:
ITEL Piotr Kulesza
15-113 Białystok
ul. Gen. W. Andersa 40A

ITEL
PIOTR KULESZA

TEMAT: MODERNIZACJA SZPITALA OGÓLNEGO W WYSOKIEM MAZOWIECKIEM -ODDZIAŁ REHABILITACJI DZIENNEJ I AMBULATORYJNEJ	
ADRES OBIEKTU: ul. Szpitalna 5 18-200 Wysokie Mazowieckie dz. Nr 1996/3, 1995/7 1995/6, 1995/3	INWESTOR: Szpital Ogólny w Wysokiem Mazowieckiem 18-200 Wysokie Mazowieckie 1995/6, 1995/3
PRZEDMIOT RYSUNKU: System sygnalizacji pożaru. Rzut oddziału rehabilitacji ożiennej i ambulatoryjnej.	
STADIUM: ZAMIENNY PROJEKT WYKONAWCZY	
Branża: Teletechniczna	Nr rysunku: T7
Imię i nazwisko upr. podpis projektant mgr inż. Krzysztof Andruszkiewicz nr DT-WBT/02444/03/U	Skala: 1:100
mgr inż. Krzysztof Kulesza nr PDL007/1/PODE07	Data: 27.03.2018
mgr inż. Krzysztof Kulesza nr PDL007/1/PODE07	27.03.2018